

Условные обозначения

- существующий водопровод

водопроводный колодец

скважина

павильон подготовки питьевой воды
- существующий водопровод после ремонта в 2023 году

перспективный водопровод

перспективный павильон подготовки питьевой воды

перспективный колодец
- существующая канализационная сеть

существующая канализационная насосная станция

существующая канализационная насосная станция

существующая канализационная очистная станция
- кладбище

лес

водоем

жилой дом
- объект здравоохранения

ТО - 21-СВ.432-24				с. Бархатово		
схема водоснабжения и водоотведения				стадия	лист	листо в
Изм.	лист	№ докум.	Подп.	Дата	1	1
Разраб.	Кузькина О.А.			09.24		
Пров.	Досалин Э.Б.			09.24		
Т.контр.	Досалин Э.Б.			09.24		
Н.контр.	Заренкова Ю.В.			09.24		
Утв.						

Масштаб 1:2500

Формат А1


ТЕHNO GROUP




Условные обозначения

- существующий водопровод
- водопроводный колодец
- скважина
- павильон подготовки питьевой воды
- перспективный водопровод
- перспективный павильон подготовки питьевой воды
- перспективный колодец
- перспективный павильон подготовки питьевой воды
- существующая канализационная сеть
- существующая канализационная насосная станция
- существующая канализационная очистная станция
- кладбище
- лес
- водоем
- жилой дом

Схема расположения листов

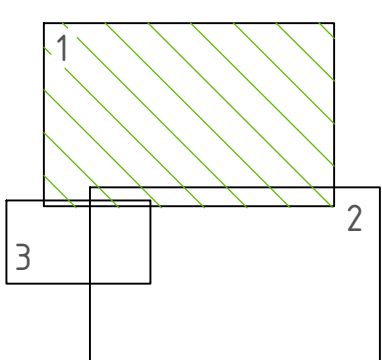

					ТО - 21-СВ.432-24			
					Схема водоснабжения и водоотведения			
Изм./лист	№ докум.	Подп.	Дата		д. Кундяково	Стадия	Лист	Листов
Разраб.	Кузькина О.А.	09.24	09.24			1	3	
Пров.	Досалин Э.	09.24	09.24					
Т.контр.	Досалин Э.	09.24	09.24					
Н.контр.	Заренкова Ю.В.	09.24	09.24		Масштаб 1:2500	ТЕХНО GROUP		
Утв.					Формат А1			

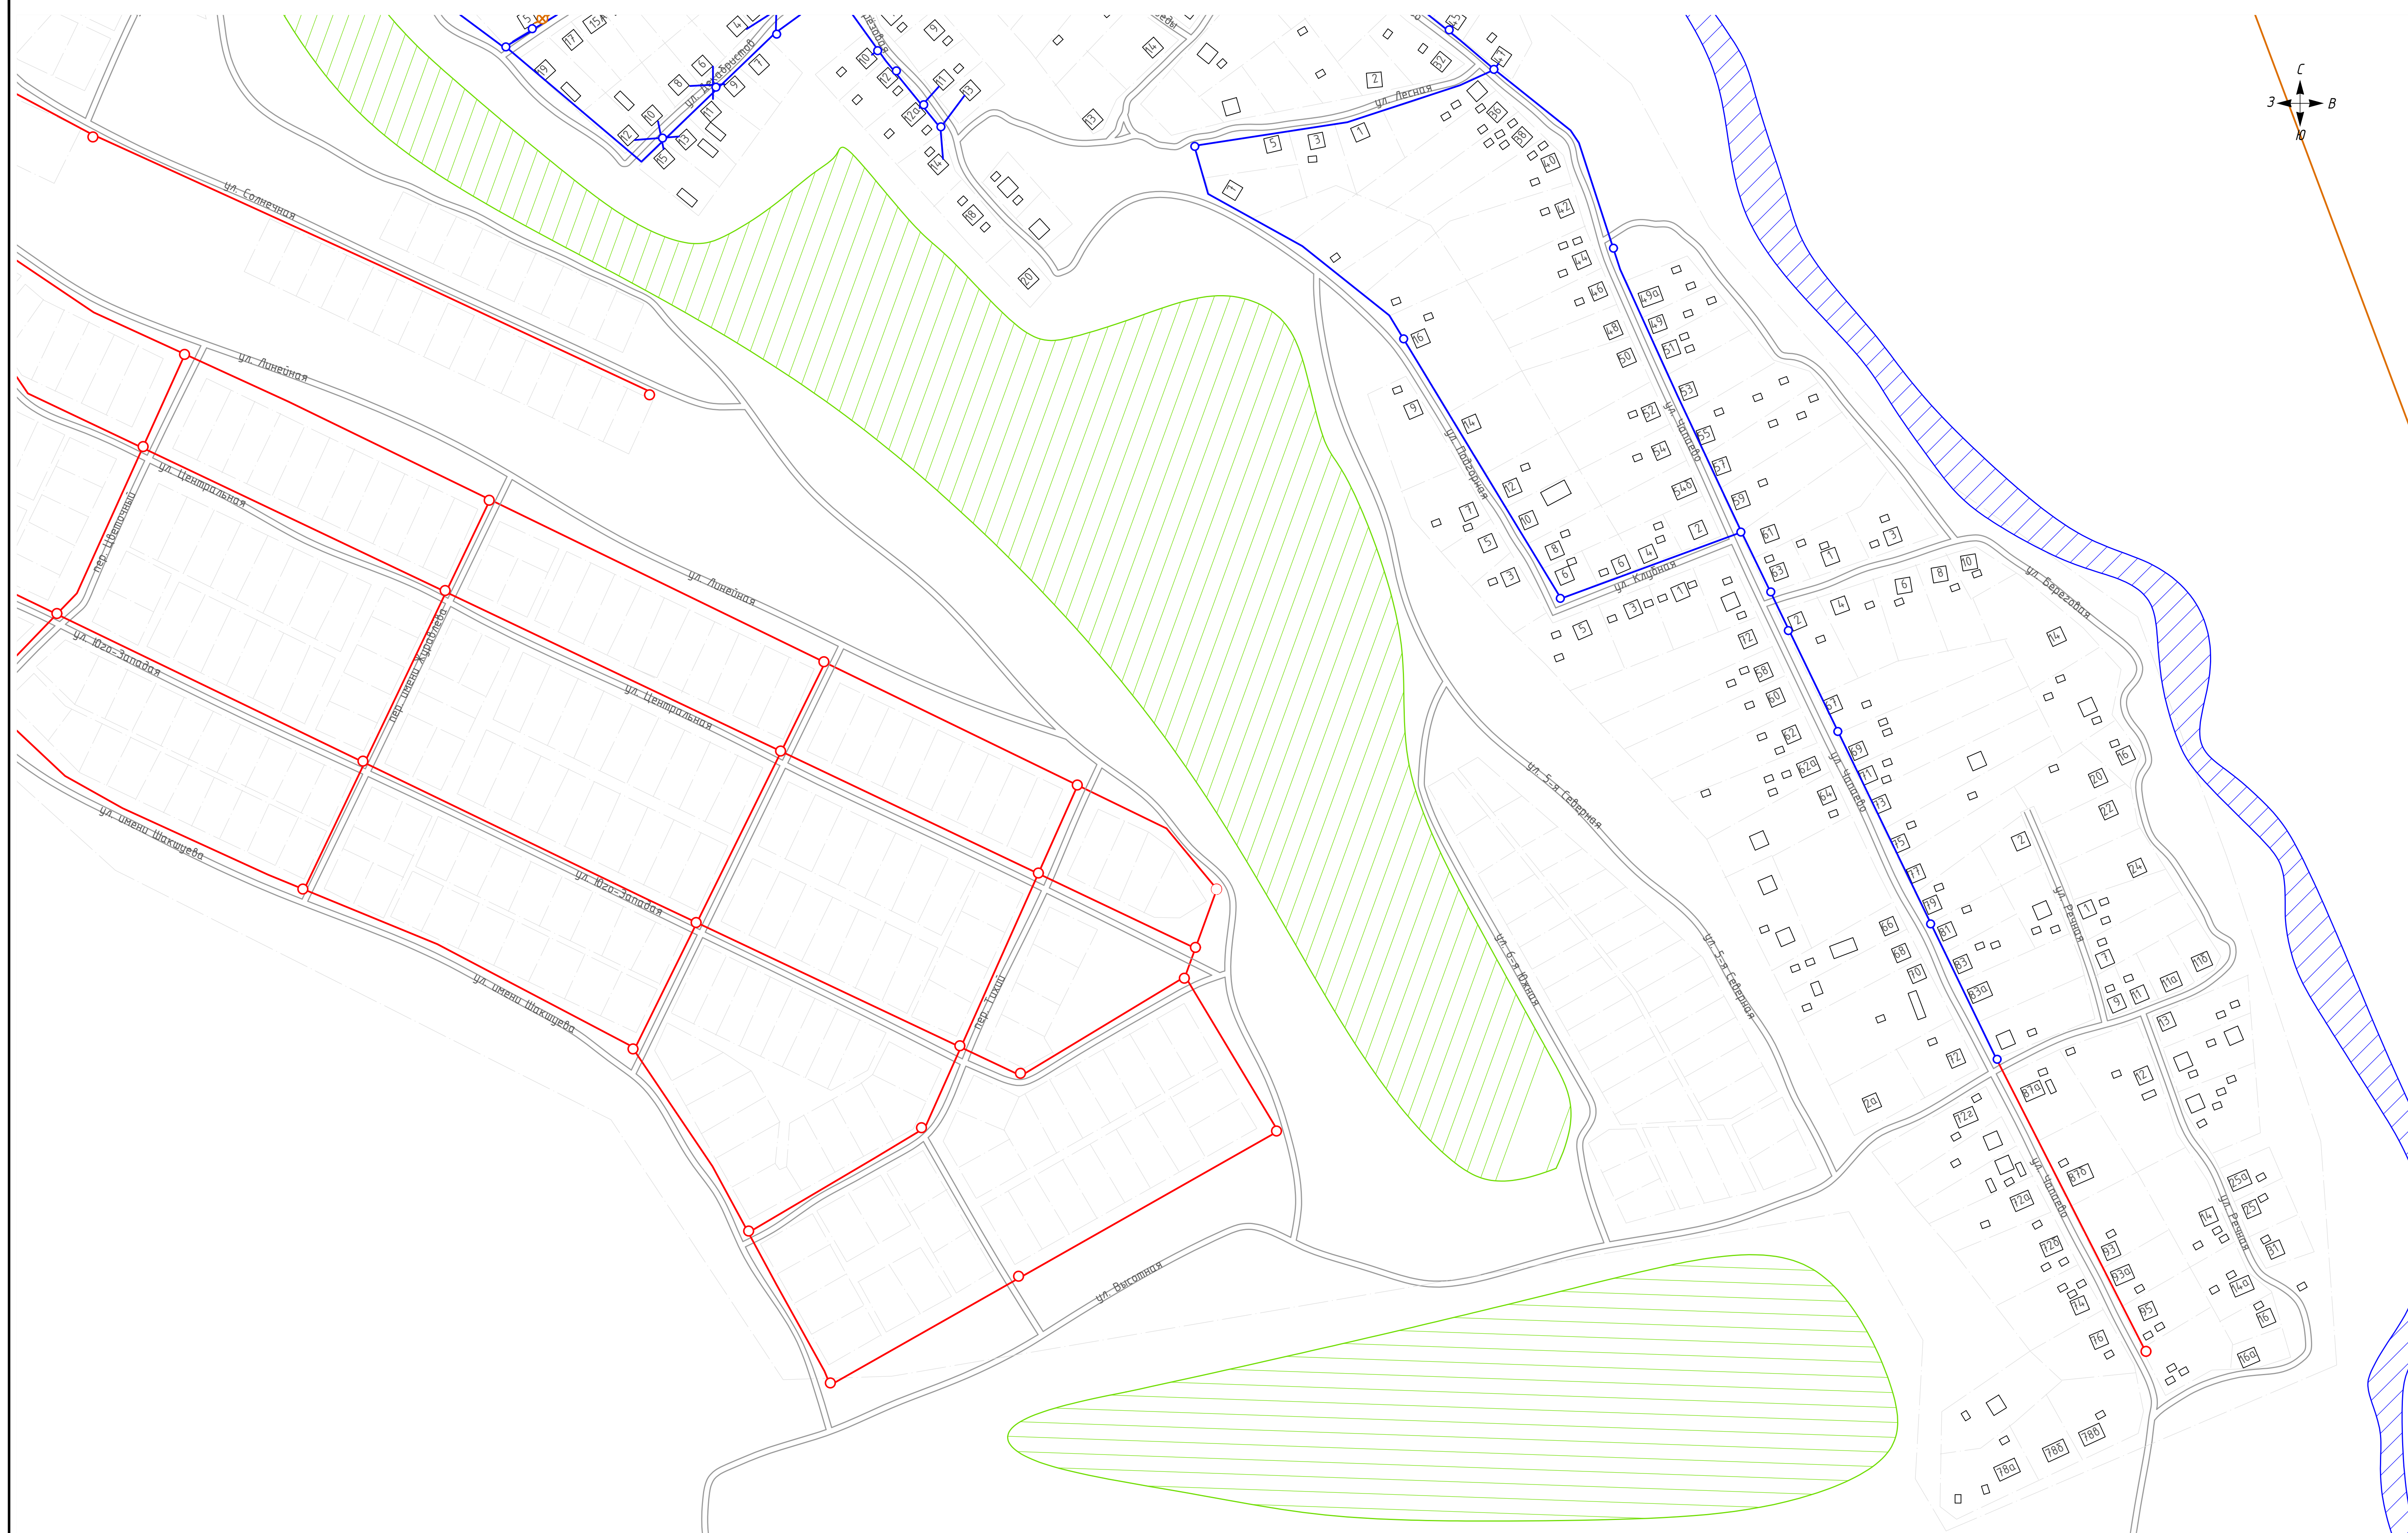


- существующий водопровод
- водопроводный колодец
- ⊗ скважина
- ППБ павильон подготовки питья

-  перспективный водопровод
-  перспективный павильон
подготовки питьевой воды
-  перспективный колодец
-  котельная


-  существующая канализационная сеть
-  существующая канализационная сеть
-  существующая канализационная насосная станция
-  существующая канализационная очистная станция

 кладбище
 лес
 водоем
 жилой дом

Схема расположения листов

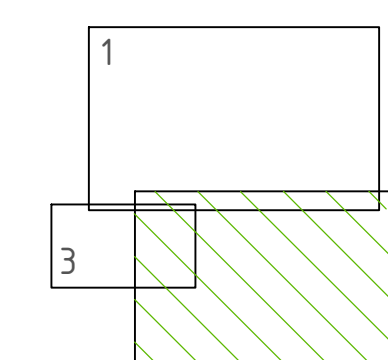


					ТО - 21-СВ.432-24				
					Схема водоснабжения и водоотведения				
Изм/Лист	№ докум.	Подп.	Датс				Стадия	Лист	Листов
Разраб.	Кутыкина О.А.		09.24	д. Киндяково					
Проб.	Досалин Э		09.24						
Т.контр.	Досалин Э		09.24					2	3
Н.контр. Чиб.	Заренкова Ю.В.		09.24	Масштаб 1:2500			TEHNO GROUP		

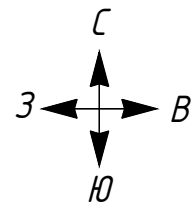



Условные обозначения

- существующий водопровод
- водопроводный колодец
- перспективный водопровод
- перспективный колодец
- существующая канализационная сеть
- ⊗ существующая канализационная сеть
- лес
- водоем
- жилой дом

Схема расположения листов

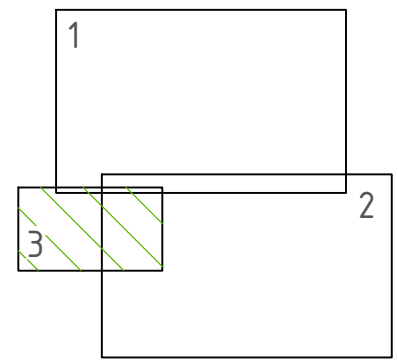


					ТО - 21-СВ.432-24			
					Схема водоснабжения и водоотведения			
Изм/Лист	№ докум.	Подп.	Дата			Стадия	Лист	Листов
Разраб.	Кутыкина О.А.	В.Кутыкина	09.24		д. Кундяково			
Пров.	Досалин Э.	Э.Досалин	09.24				3	3
Т.контр.	Досалин Э.	Э.Досалин	09.24					
Н.контр.	Заренкова Ю.В.	Ю.Заренкова	09.24		Масштаб 1:2500	ТЕHNO GROUP		
Утв.								

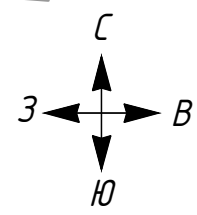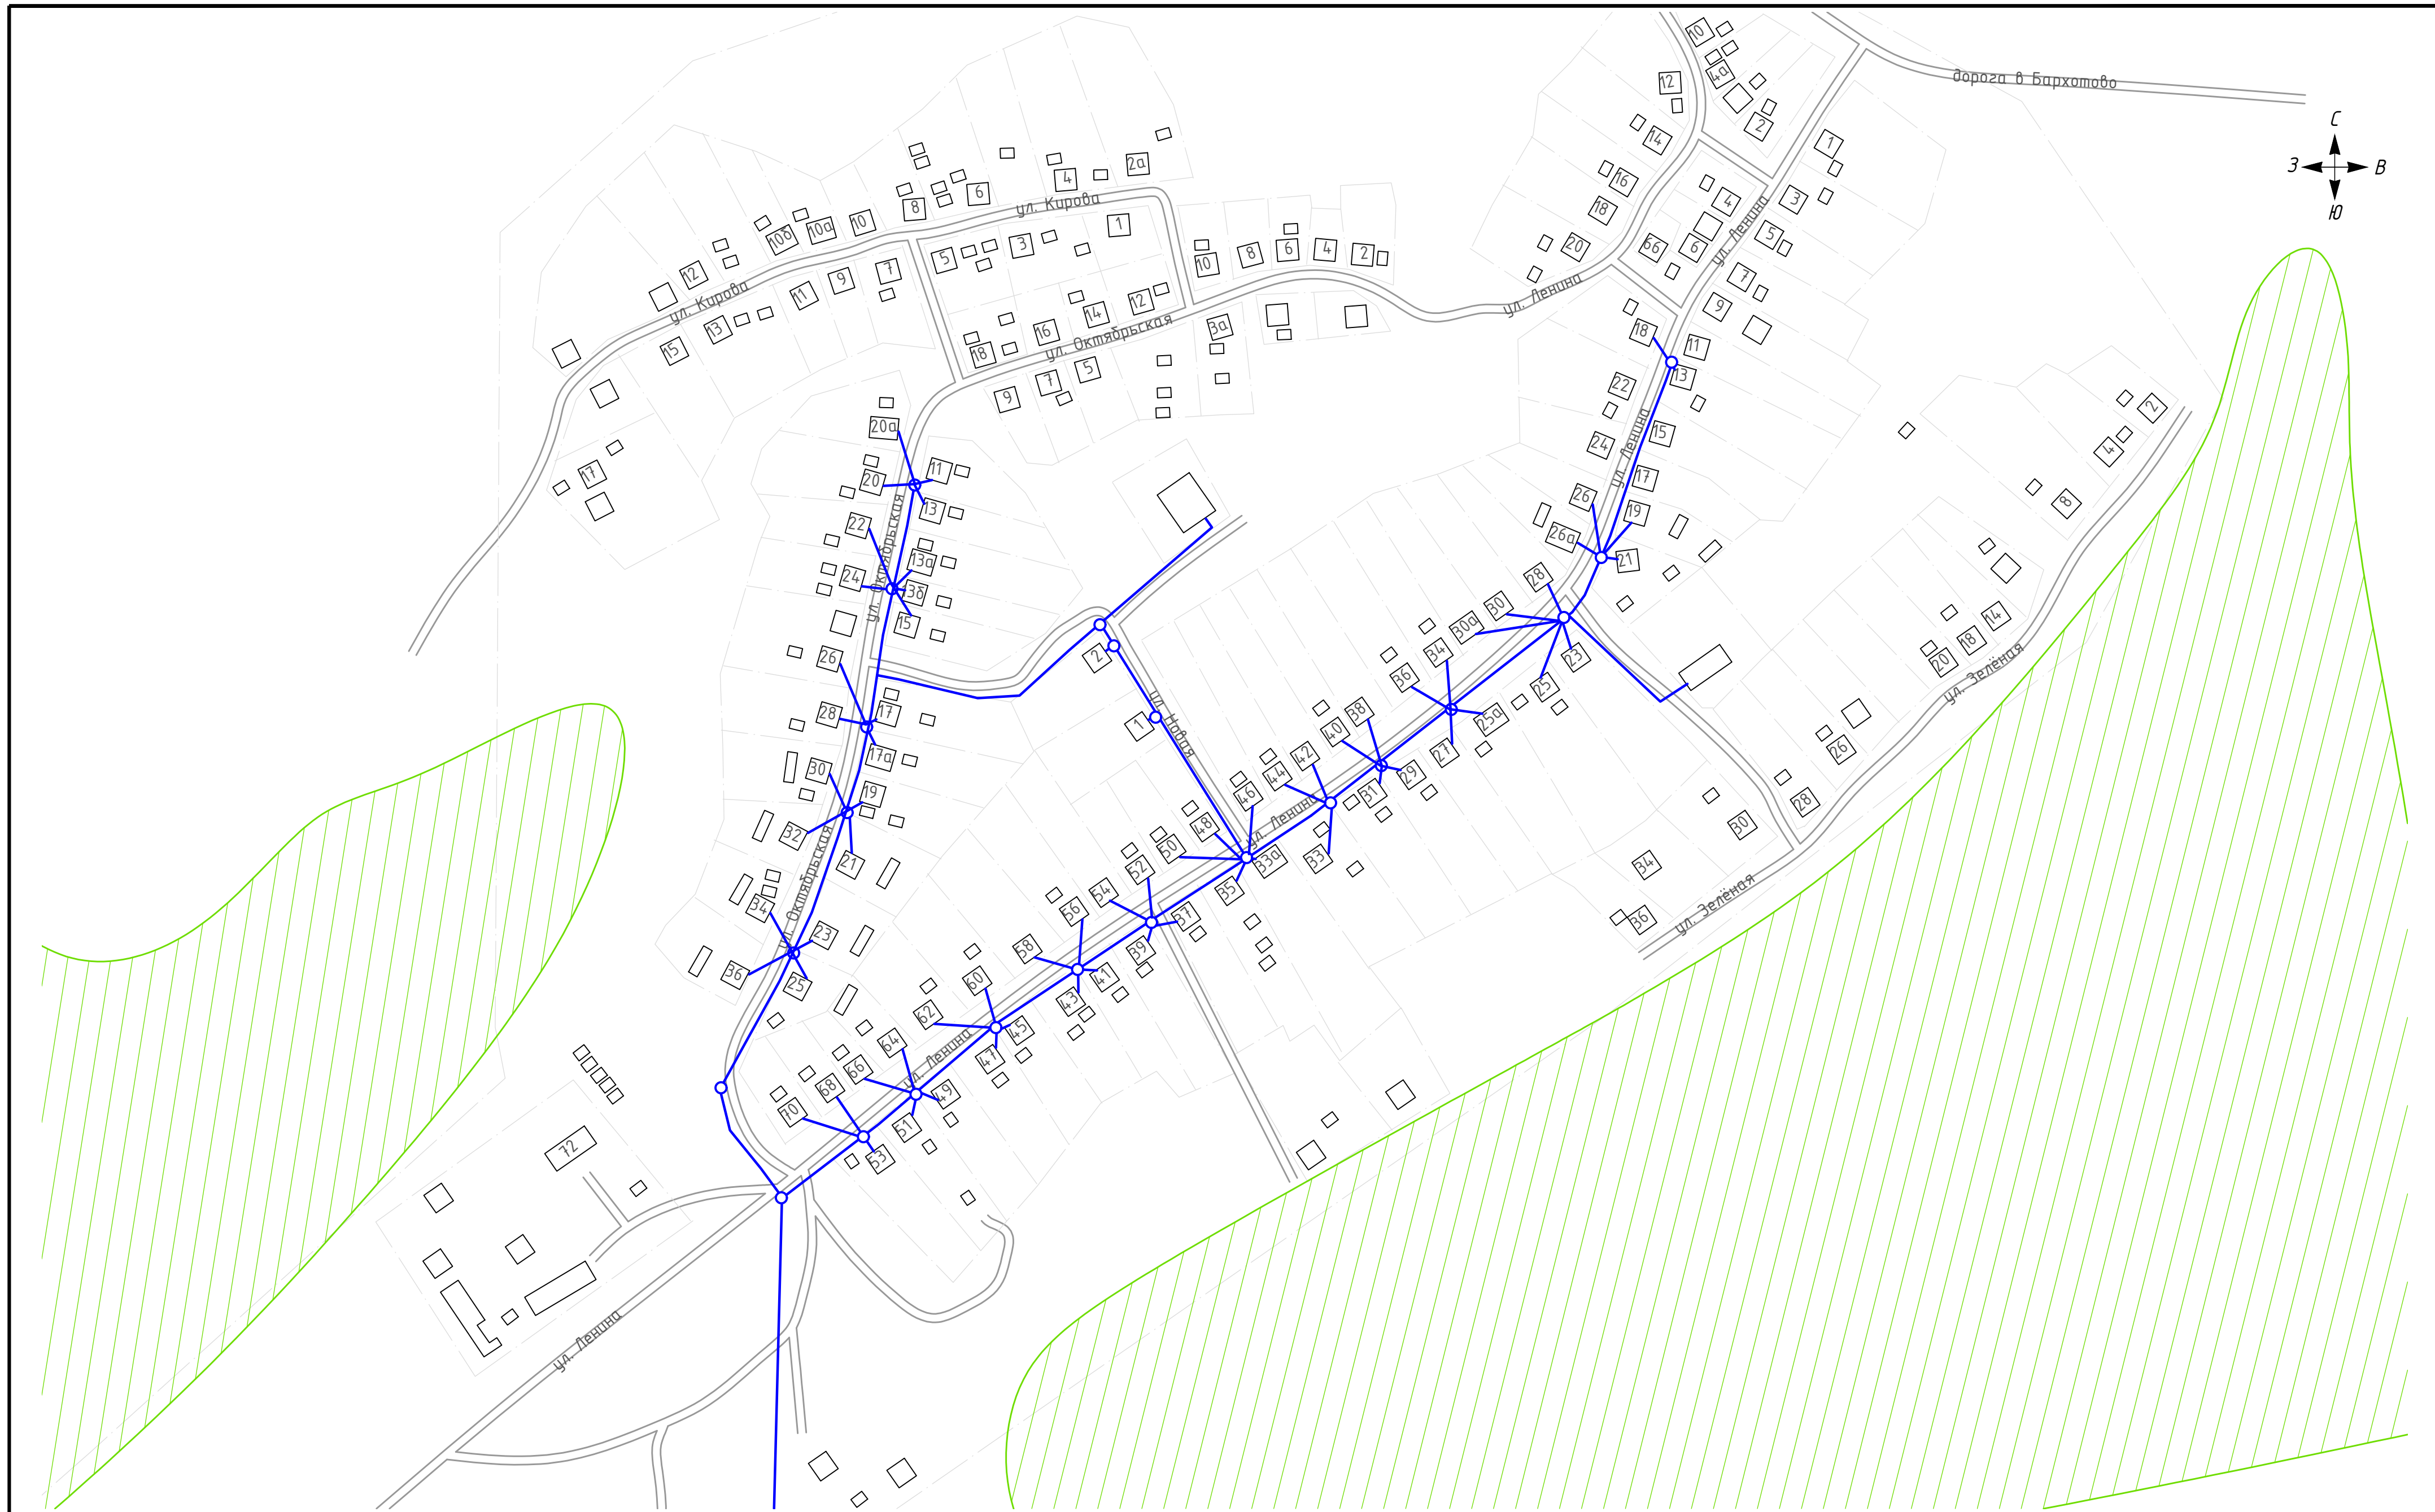


Условные обозначения

- существующий водопровод
- водопроводный колодец
- водонапорная башня
- перспективный водопровод
- перспективный колодец
- существующая канализационная сеть
- существующая канализационная насосная станция
- существующая канализационная очистная станция
- лес
- водоем
- жилой дом
- перспективный павильон подготовки питьевой воды

Схема расположения листов

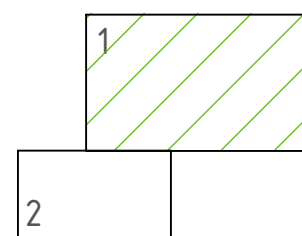


ТО - 21-СВ.432-24					
Схема водоснабжения и водоотведения					
Изм/Лист	№ докум.	Подп.	Дата	д. Челноково	
Разраб.	Кузькина О.А.		09.24		
Пров.	Досалин Э.Я.		09.24		
Т.контр.	Досалин Э.Я.		09.24		
Н.контр.	Заренкова Ю.В.		09.24	Масштаб 1:2500	
Утв.					
				Стадия	Лист
					2
				ТЕHNO GROUP	

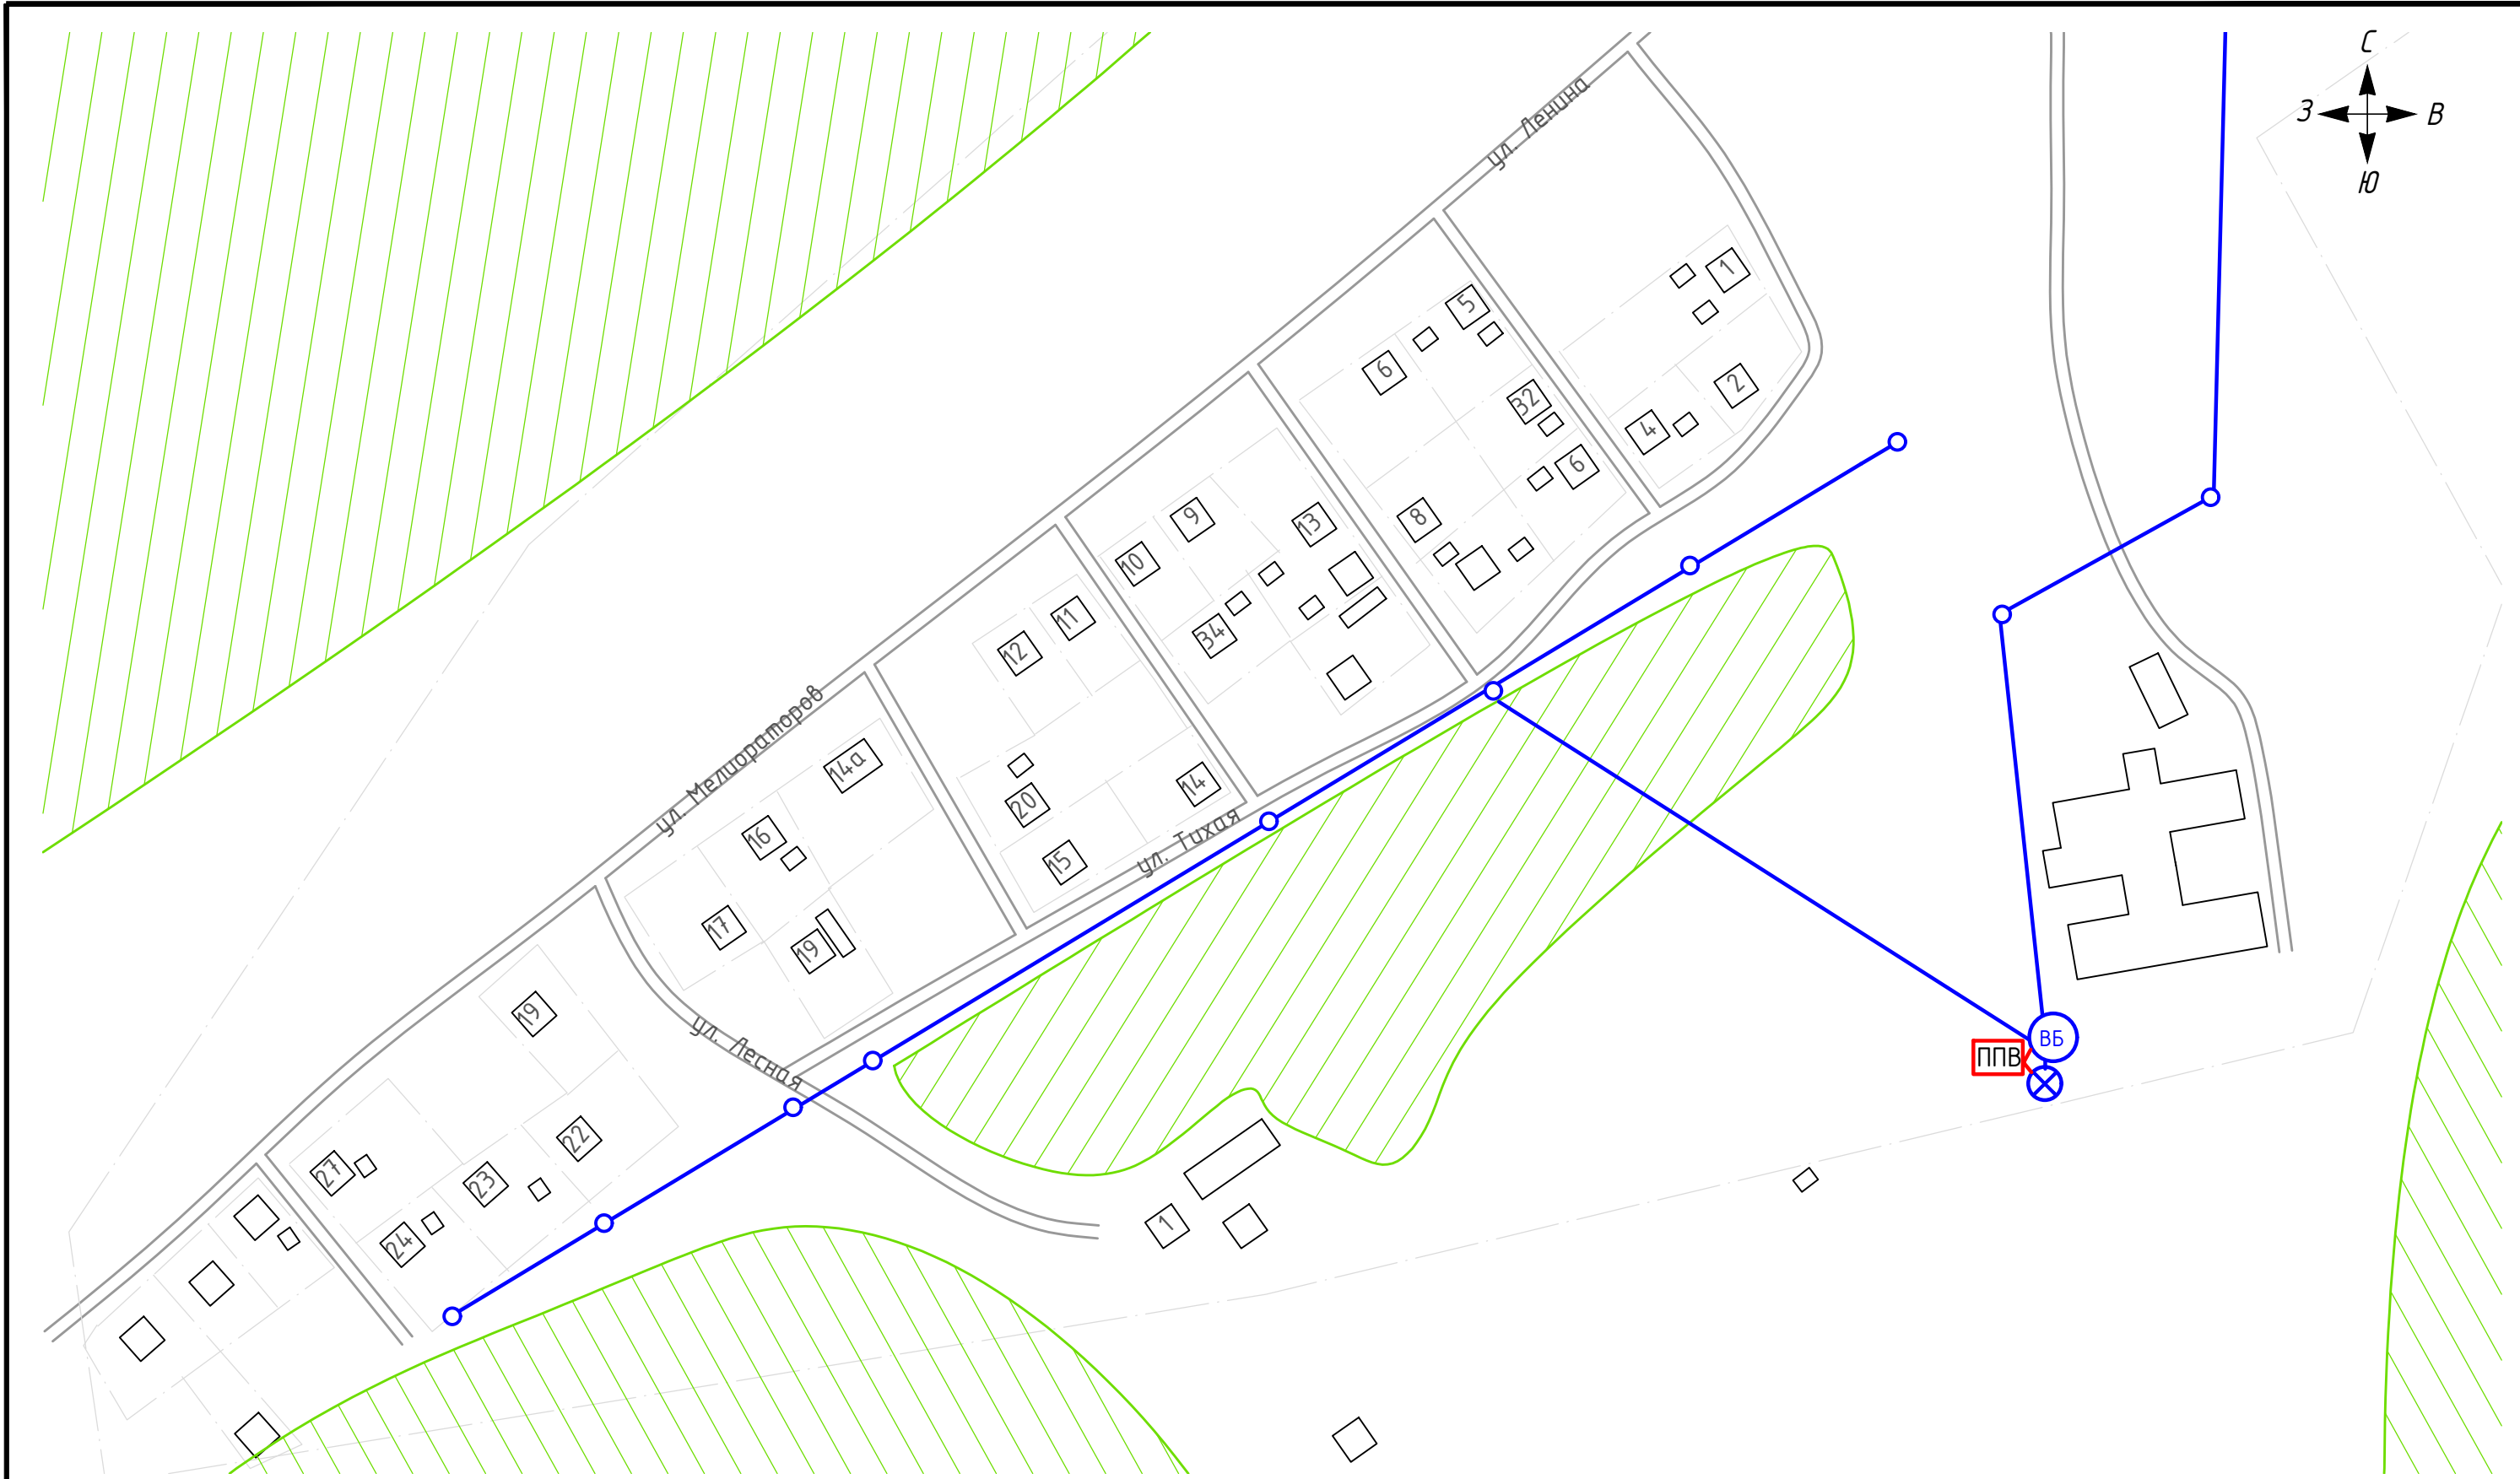

Условные обозначения

- существующий водопровод
- водопроводный колодец
- ВБ водонапорная башня
- ⊗ скважина
- перспективный водопровод
- лес
- водоем
- жилой дом
- ППВ перспективный павильон подготовки питьевой воды

Схема расположения листов

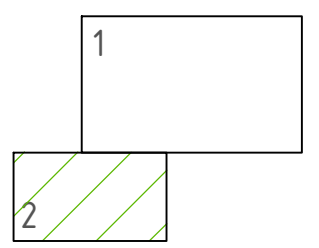

					ТО - 21-СВ.432-24			
					Схема водоснабжения и водоотведения			
Изм/Лист	№ докум.	Подп.	Дата			Стадия	Лист	Листов
Разраб.	Кутыкина О.А.		09.24		д. Челноково			
Пров.	Досалин Э.		09.24				2	2
Т.контр.	Досалин Э.		09.24					
Н.контр.	Заренкова Ю.В.		09.24		Масштаб 1:2500	ТЕHNO GROUP		
Утв.								