


Условные обозначения


- существующие тепловые сети
- перспективная тепловая сеть
- котельная
- тепловая камера
- потребители тепловой энергии с индивидуальным источником
- потребители тепловой энергии с централизованным источником
- потребители тепловой энергии, подключенные к котельной в 2023 году
- потребители тепловой энергии, планируемые к подключению к котельной в 2024 году

- лес
- водоем

Схема расположения листов

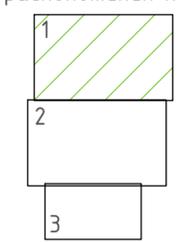

				ТО - 22.СТ-372-24			
				Схема теплоснабжения			
Изм/Лист	№ докум.	Подп.	Дата	с. Бархатово	Стадия	Лист	Листов
Разраб.	Кутькина О.А.		09.24		1	3	
Пров.	Досалин Э.Э.		09.24				
Т.контр.	Досалин Э.Э.		09.24				
Н.контр.	Заренкова Ю.В.		09.24				
Этв.							
				Масштаб 1:2500		<b>TEHNO</b> GROUP	

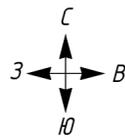


Условные обозначения

- существующие тепловые сети
- перспективная тепловая сеть
- котельная
- тепловая камера
- потребители тепловой энергии с индивидуальным источником
- потребители тепловой энергии с централизованным источником
- потребители тепловой энергии, подключенные к котельной в 2023 году
- потребители тепловой энергии, подключенные к котельной в 2024 году

- лес
- водоем

Схема расположения листов

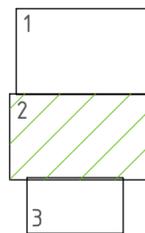

ТО - 22.СТ-372-24			
Схема теплоснабжения			
Изм/лист	№ докум.	Подп.	Дата
Разраб.	Кутыкина О.А.		09.24
Пров.	Досалин Э.		09.24
Т.контр.	Досалин Э.		09.24
Н.контр.	Заренкова Ю.В.		09.24
Эмб.			
с. Бархатово			Масштаб 1:2500
Стадия	Лист	Листов	
	2	3	
<b>ТЕHNO GROUP</b>			

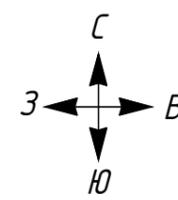


Схема расположения

Условные обозначения

- потребители тепловой энергии с индивидуальным источником
- потребители тепловой энергии с централизованным источником
- потребители тепловой энергии, подключенные к котельной в 2023 году
- потребители тепловой энергии, подключенные к котельной в 2024 году


- котельная
- тепловая камера
- существующие тепловые сети
- перспективная тепловая сеть
- лес
- водоем

лист

1
2
3

Изм/Лист	№ докум.	Подп.	Дата
Разраб.	Кутькина О.А.	<i>О.А. Кутькина</i>	09.24
Пров.	Досалин Э.	<i>Э. Досалин</i>	09.24
Т.контр.	Досалин Э.	<i>Э. Досалин</i>	09.24
Н.контр.	Заренкова Ю.В.	<i>Ю.В. Заренкова</i>	09.24
Утв.			

ТО - 22.СТ-372-24		
Схема теплоснабжения		
с. Бархатово	Стадия	Лист
		3
Листов		
3		
Масштаб 1:2500		
<b>ТЕHNO GROUP</b>		

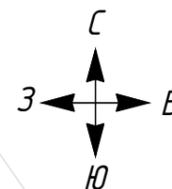


### Условные обозначения

- потребители тепловой энергии с индивидуальным источником
- потребители тепловой энергии с централизованным источником
- потребители тепловой энергии, подключенные к котельной в 2023 году
- потребители тепловой энергии, подключенные к котельной в 2024 году

- существующие тепловые сети
- перспективная тепловая сеть
- отключенные тепловые сети
- тепловой узел
- тепловая камера
- лес
- водоем
- котельная


				ТО - 22.СТ-372-24		
				Схема теплоснабжения		
Изм/Лист	№ докум.	Подп.	Дата	д. Кундяково		
Разраб.	Кутыкина О.А.	<i>О.А. Кутыкина</i>	09.24			
Пров.	Досалин Э.	<i>Э. Досалин</i>	09.24			
Т.контр.	Досалин Э.	<i>Э. Досалин</i>	09.24	Масштаб 1:2500		
Н.контр.	Заренкова Ю.В.	<i>Ю.В. Заренкова</i>	09.24			
Утв.						

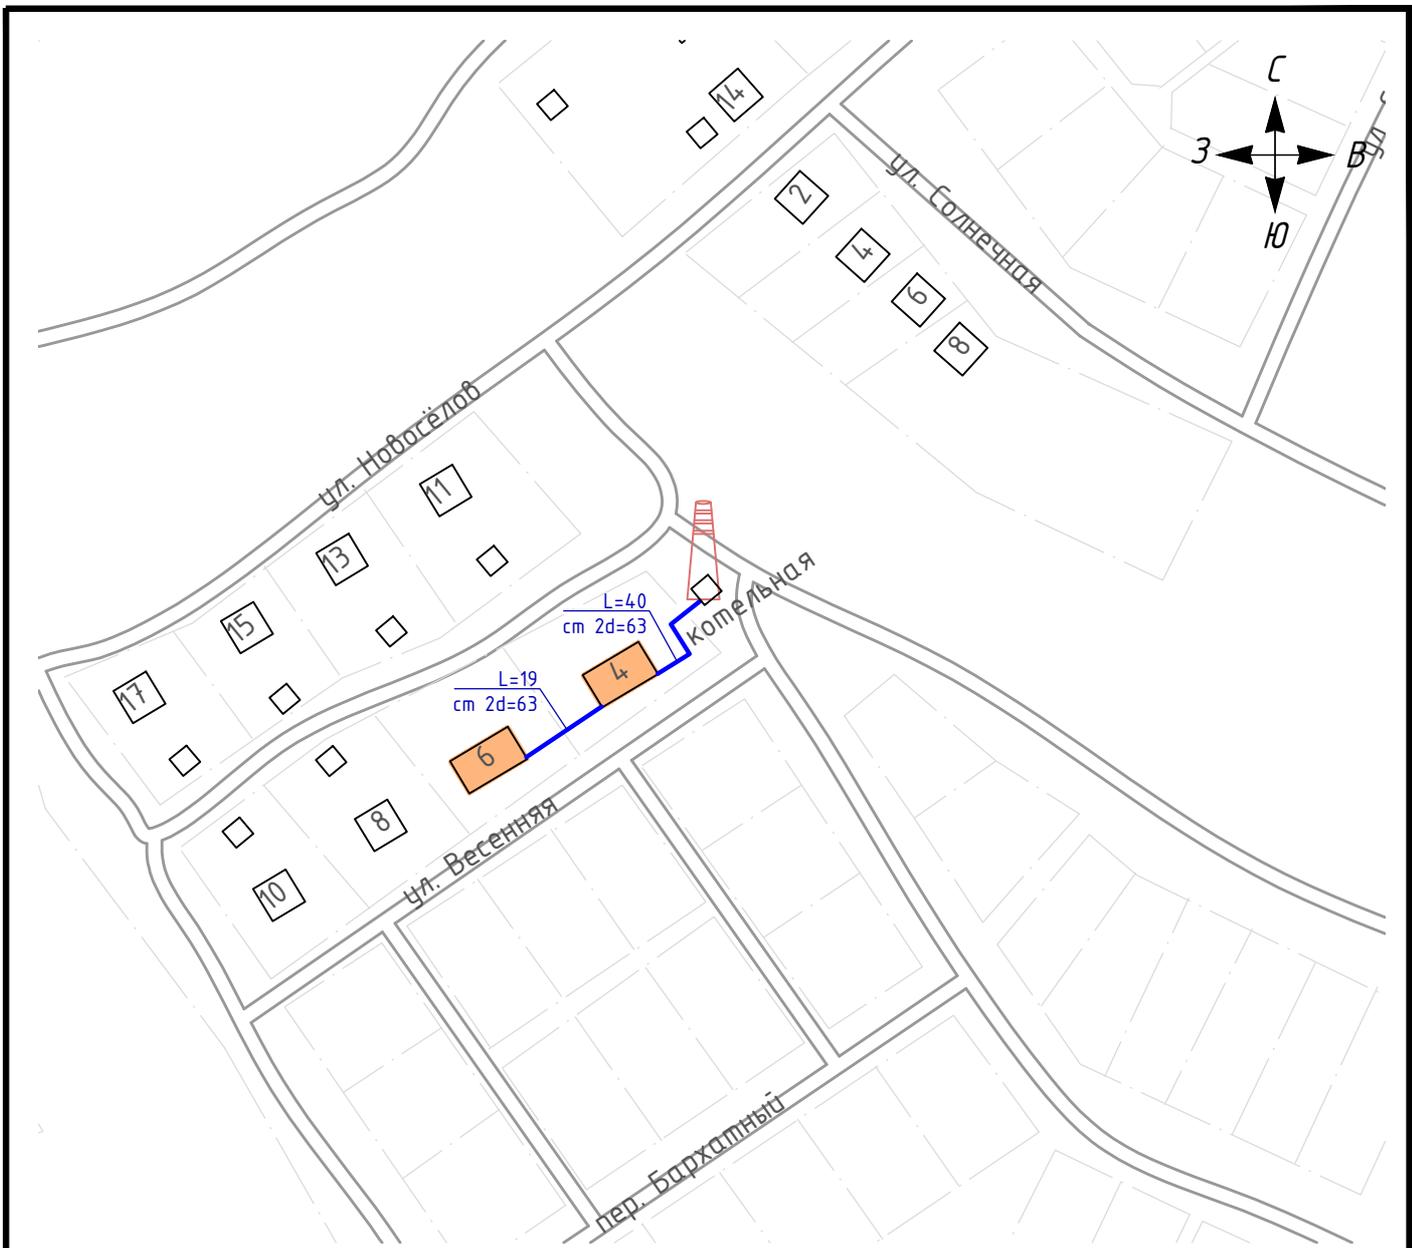

### Условные обозначения

- потребители тепловой энергии с индивидуальным источником
- потребители тепловой энергии с централизованным источником
- существующие тепловые сети
- перспективная тепловая сеть
- тепловая камера
- лес
- водоем
- котельная


					ТО - 22.СТ-372-24				
					Схема теплоснабжения				
Изм/Лист	№ докум.	Подп.	Дата	д. Киндяково, бесхозная котельная			Стадия	Лист	Листов
Разраб.	Кутькина О.А.		09.24				1	1	
Пров.	Досалин Э.А.		09.24						
Т.контр.	Досалин Э.А.		09.24	Масштаб 1:2500			<b>ТЕННО</b> GROUP		
Н.контр.	Заренкова Ю.В.		09.24						
Утв.							Формат А4		

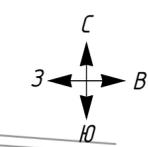



Условные обозначения

- существующие тепловые сети
- перспективная тепловая сеть
- зона индивидуальных источников
- зона централизованных источников
- лес
- водоем
- котельная

Схема расположения листов

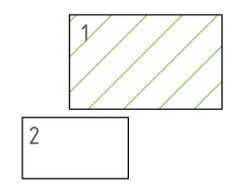


				ТО - 22.СТ-372-24			
				Схема теплоснабжения			
Изм/Лист	№ докум.	Подп.	Дата	д. Челноково	Стадия	Лист	Листов
Разраб.	Кутькина О.А.		09.24		1	2	2
Пров.	Досалин Э.С.		09.24				
Г.контр.	Досалин Э.С.		09.24				
Н.контр.	Заренкова Ю.В.		09.24				
Этб.							
				Масштаб 1:2500		<b>TEHNO</b> GROUP	

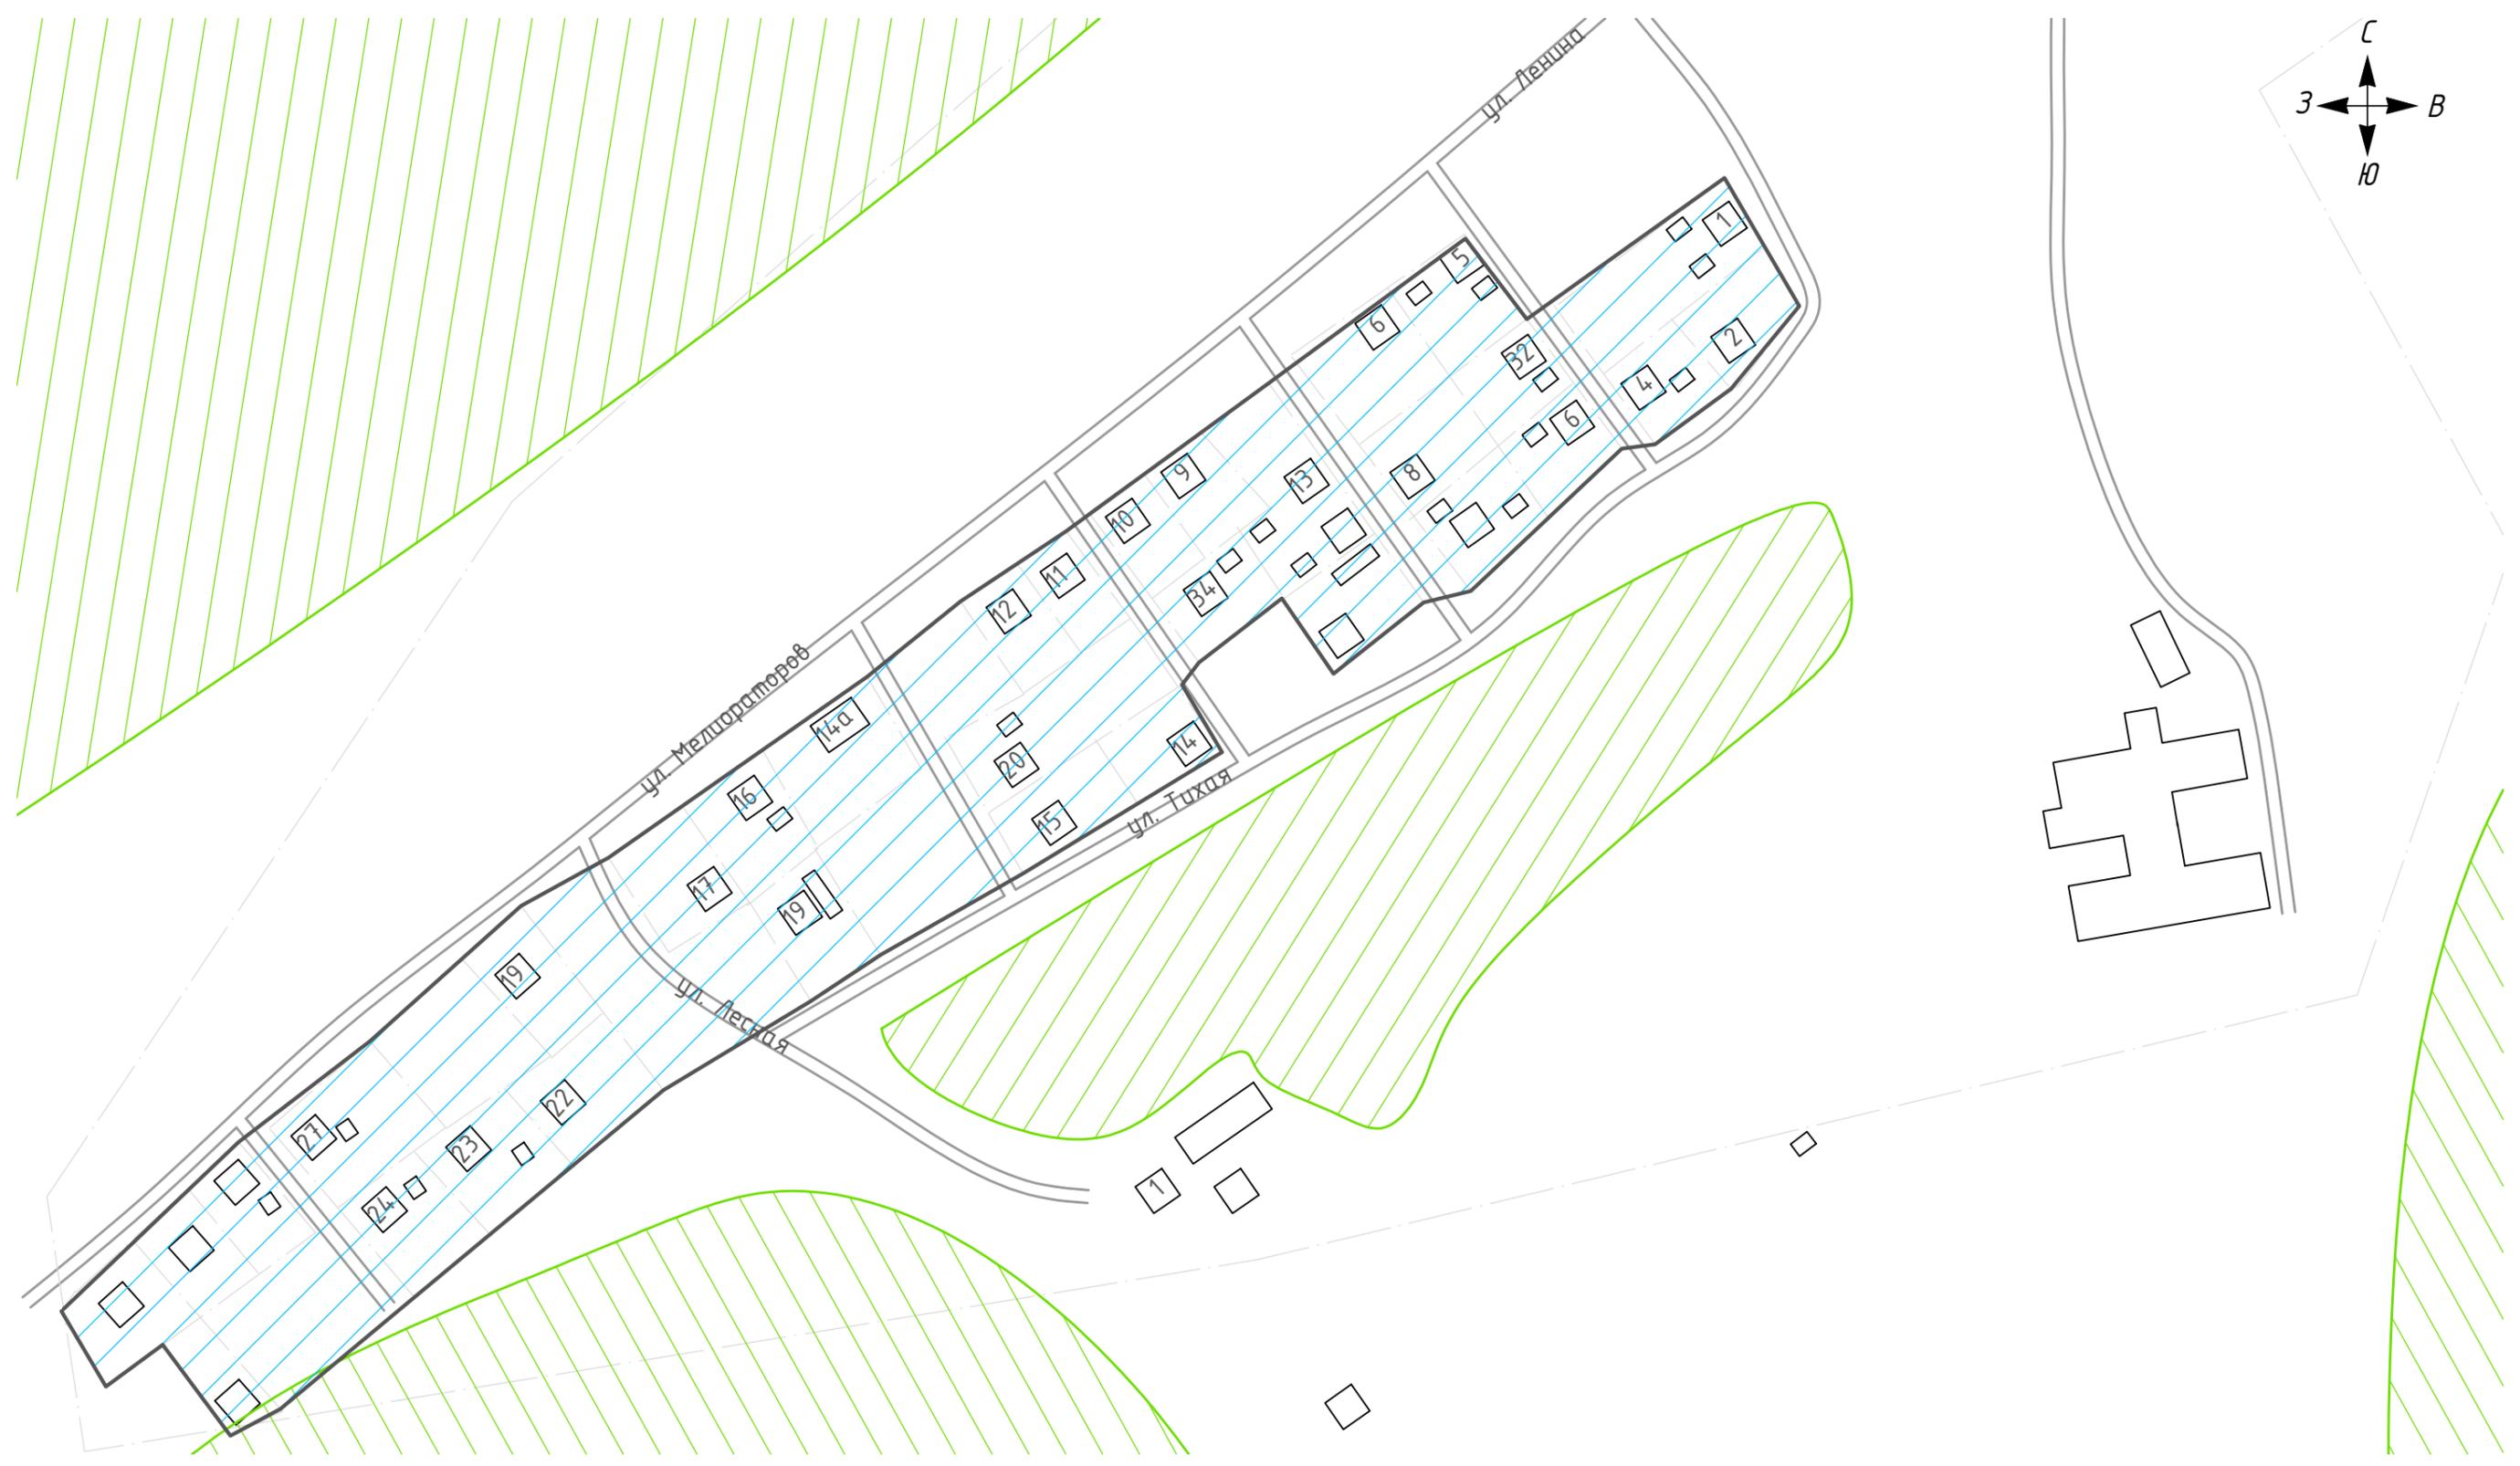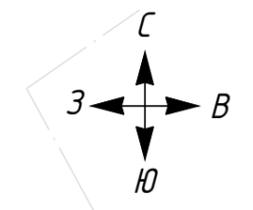

**Условные обозначения**

- существующие тепловые сети
- перспективная тепловая сеть
- зона индивидуальных источников
- зона централизованных источников
- лес
- котельная
- водоем

**Схема расположения листов**

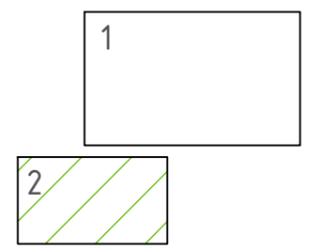

				ТО - 22.СТ-372-24				
				Схема теплоснабжения				
Изм.	Лист	№ докум.	Подп.	Дата	д. Челноково	Стадия	Лист	Листов
Разраб.		Кутькина О.А.		09.24		2	2	
Пров.		Досалин Э.		09.24				
Т.контр.		Досалин Э.		09.24				
Н.контр.		Заренкова Ю.В.		09.24	Масштаб 1:2500		<b>ТЕHNO GROUP</b>	
Утв.							Формат А3	